


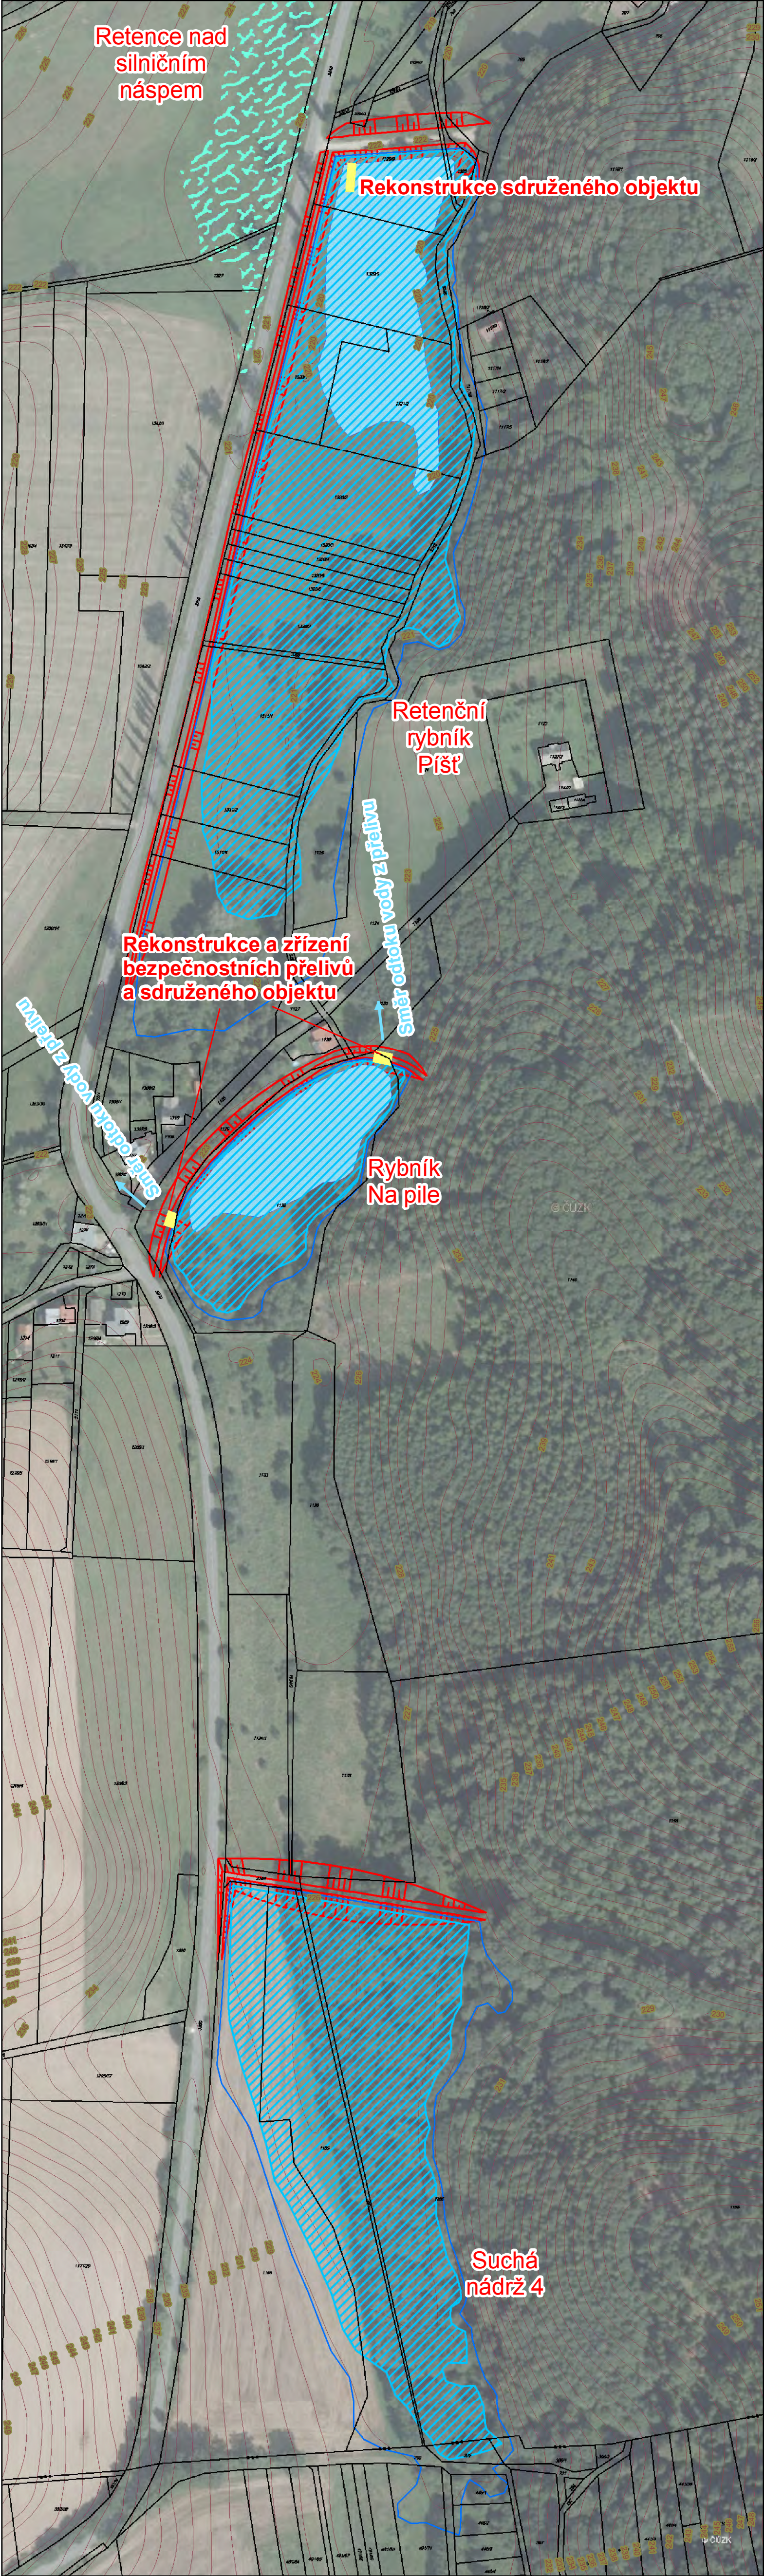

ENVICONS s.r.o.
Hradecká 569, 533 52 Pardubice, Polabiny
www.envicons.cz
tel.: 466 531 787, email: info@envicons.cz

Datum/Date:	2/2014
Čís. zakázky/Job No.:	24/2013
Stupeň/Stage:	STUDIE
Kraj/Region:	Moravskoslezský
Stavební úřad/Building authority:	Bolatice, Dolní Benešov, Hučín
Katastrální území/Cadastral area:	Píšť, Závada

Objednatel/Client:	Obec Píšť
--------------------	-----------

Akce/Project:

Píšť - Protipovodňová a protierozní ochrana

Stavební objekt/Building construction:

Název/Title:

Situace Suché nádrže 4,
rybníka Na pile a Retenčního
rybníka Píšť

Zodp. projektant/Responsible designer:

Manažer projektu/Project manager:

Ing. Helena Vondrušková

Návrh, vypracoval/Elaborated by:

Mgr. Lukáš Krejčí, Ph.D.

Měřítko/Scale:

1 : 2 000

Výkres č./DWG No.:

5.4