



CELKOVÁ SITUACE STAVBY 1:5000

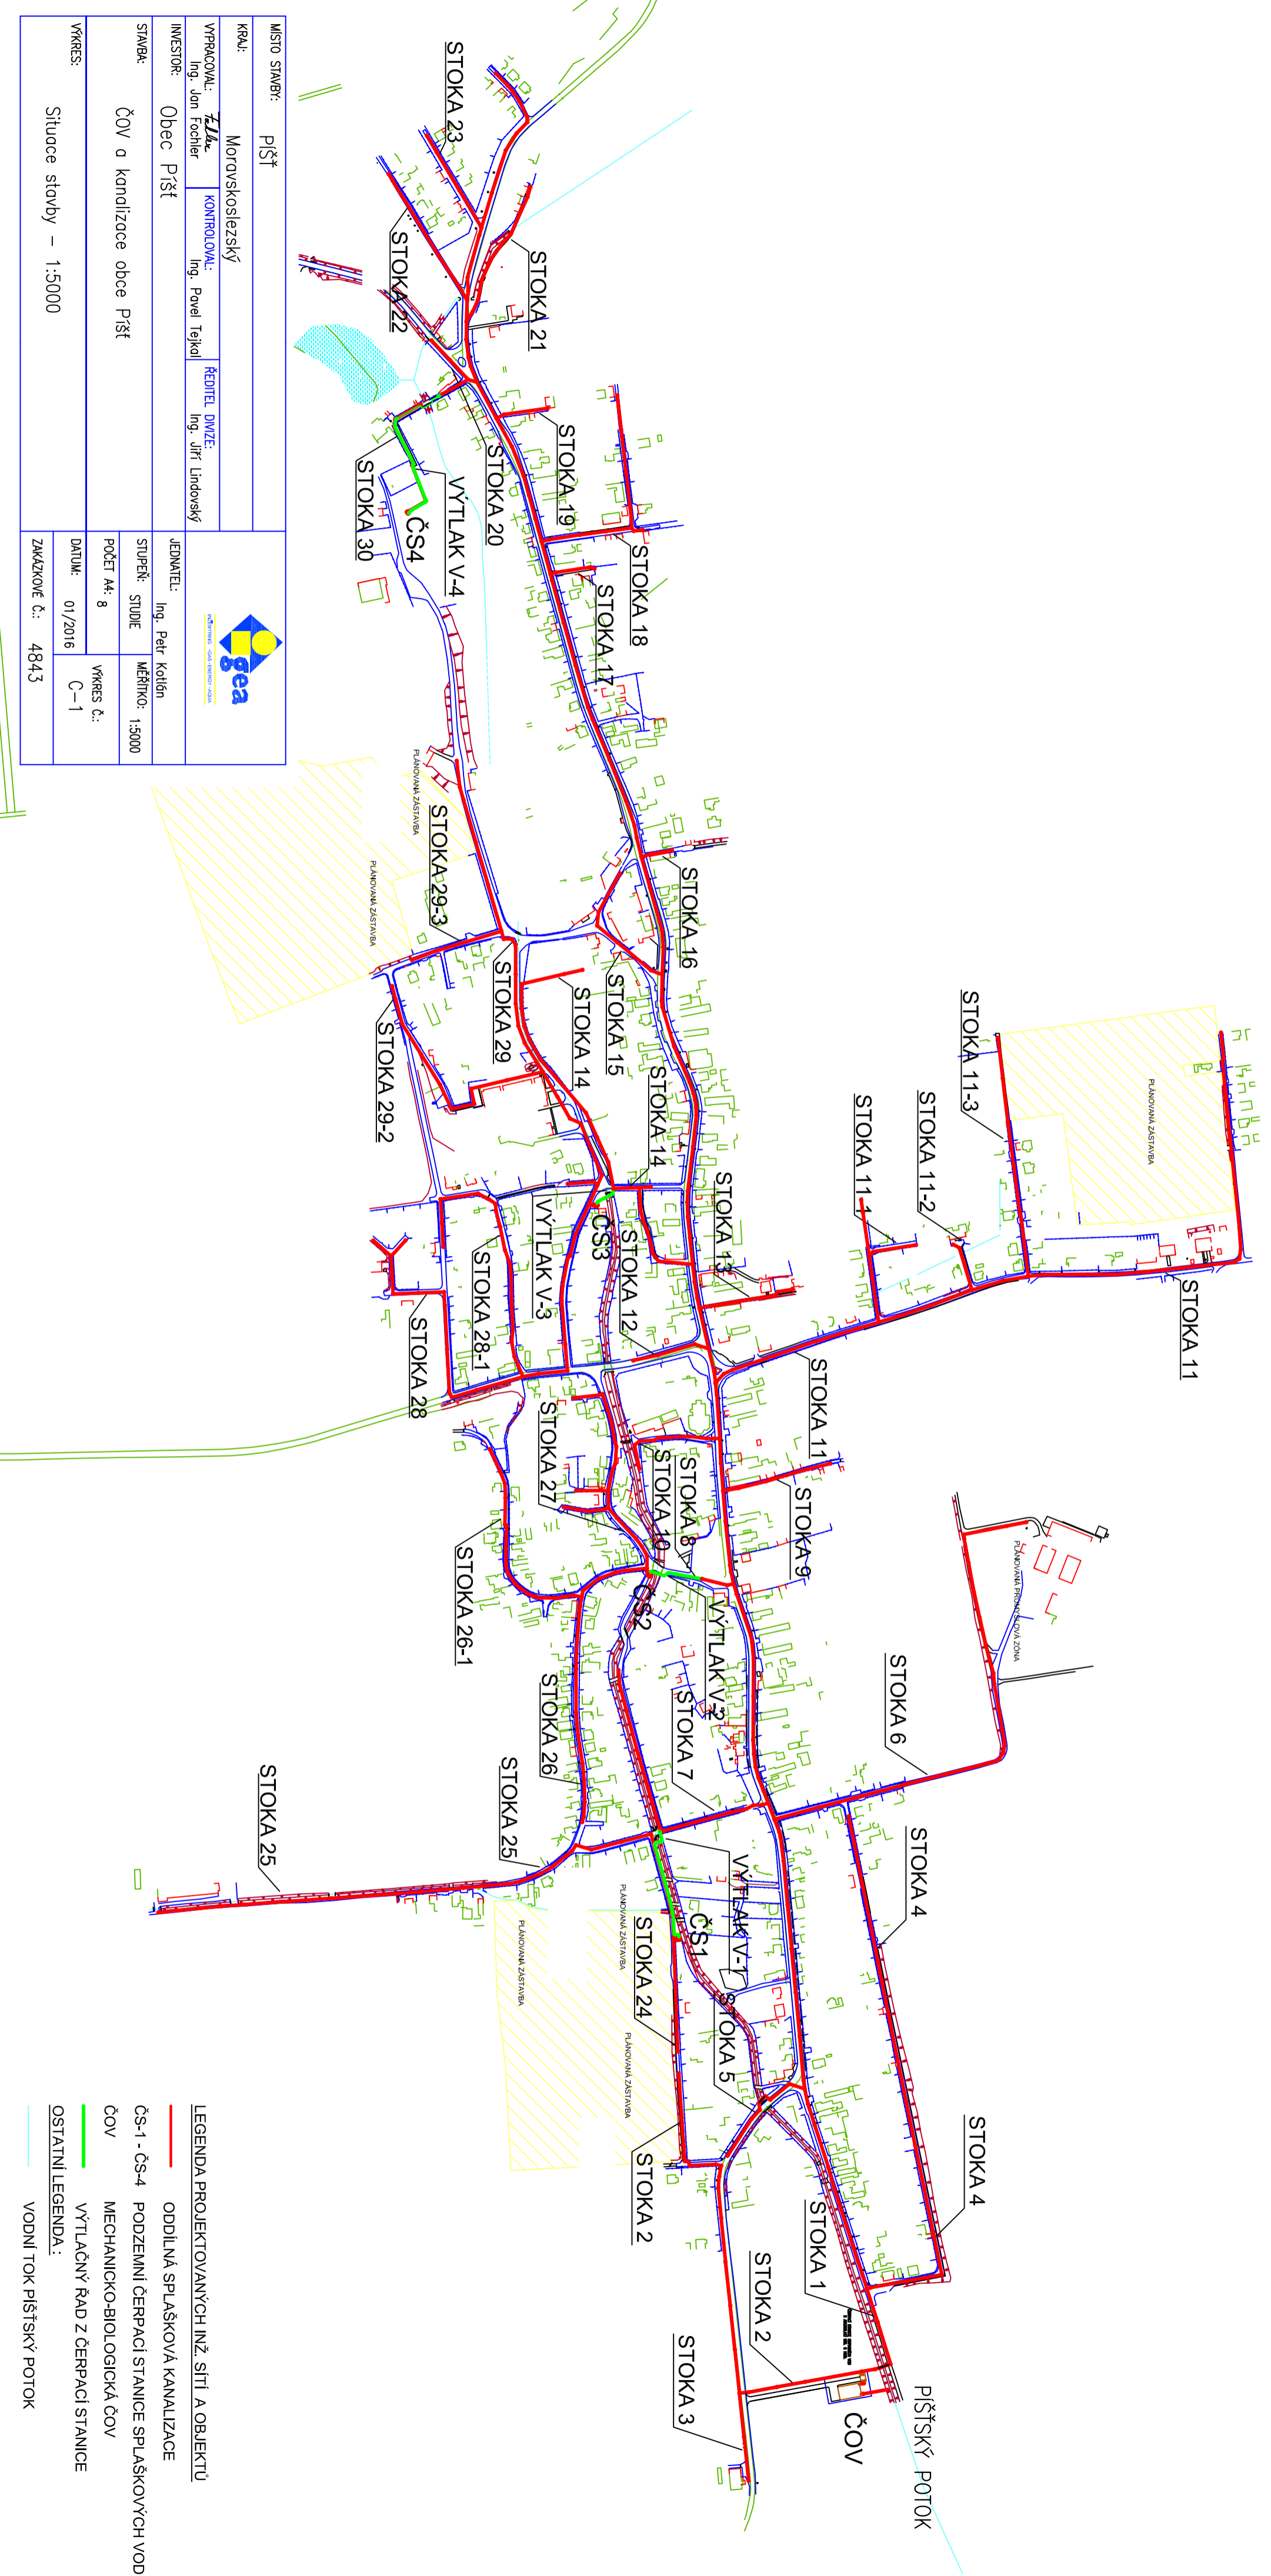

MÍSTO STAVBY:	PIŠŤ		
KRAJ:	Moravskoslezský		
VYPRACOVÁVĚL:	ZLk Ing. Jan Fochter	KONTROLOVÁVĚL:	Ing. Pavel Tejkal
INVESTOR:	Obec Pišť	REDIGEL DNÍZE:	Ing. Jiří Lindošný
STAVBA:	ČOV a kanalizace obce Pišť	JEDNATEL:	Ing. Petr Kolton
VYKRES:	Situace stavby – 1:5000	STUPEŇ: STUDIE	MĚŘÍTKO: 1:5000
		POČET A4: 8	VYKRES Č.: C-1
		DATAUM: 01/2016	ZAKÁZKOVÉ Č.: 4843

LEGENDA PROJEKTOVANÝCH INŽ. SÍTÍ A OBJEKTŮ

- ODDÍLNÁ SPLAŠKOVÁ KANALIZACE
- ČS-1 - ČS-4 PODZEMNÍ ČERPAČÍ STANICE SPLAŠKOVÝCH VOD
- ČOV MECHANICKO-BIOLOGICKÁ ČOV
- VÝTLAČNÝ ŘAD Z ČERPAČÍ STANICE
- OSTATNÍ LEGENDA:
- VODNÍ TOK PIŠŤSKÝ POTOK